



ARMATURA TIPO B - ARMATURA ARREDO URBANO

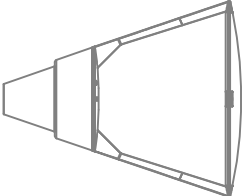

TIPO KALOS 2arms

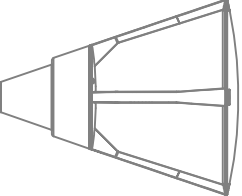


TIPO KALOS 4arms

ARMATURA TIPO A - ARMATURA STRADALE



TIPO KAI SMALL X

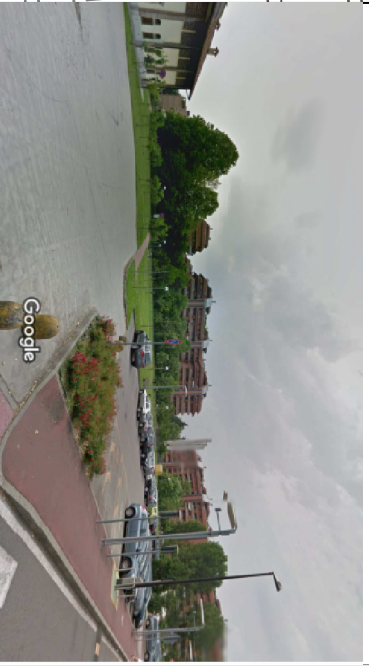

LEGENDA

CITTA' DI SEGRATE
GIUNTA COMUNALE
UFFICIO TECNICO PER I LAVORI PUBBLICI
VIA 1° MAGGIO (C/P 20000) - 20122/20021
C.A. 20000/0108 - P.L. 20000/0110

Armatura tipo A - Casini luminosi tipo Kai Small X - 44 LED - 4000 K (9x4 x4)
 Armatura tipo B - Casini luminosi tipo Kai Kalos - 28 LED - 4000 K (9x4 x4)
 Illuminazione pubblica - Casini tipo Kai - 12 LED - 4000 K (9x4 x4)

Objetto: Riquadrificazione giardino pubblico "Cascina Ovi"

Site: Schema impianto elettrico

Tronca 2
 Data Settembre 2018

Scala: 1:500



Elaborato e redatto da: Ing. Di. Paolo Billa
 Resp. del Procedimento Arch. Maurizio Rigamonti

- Piantone di segnalazione esistente
- Piantone di segnalazione esistente
- Nuova infrastruttura - tubo cavigliato diam. 100 mm
- Nuovo pannello di comando (9x4 x4)